
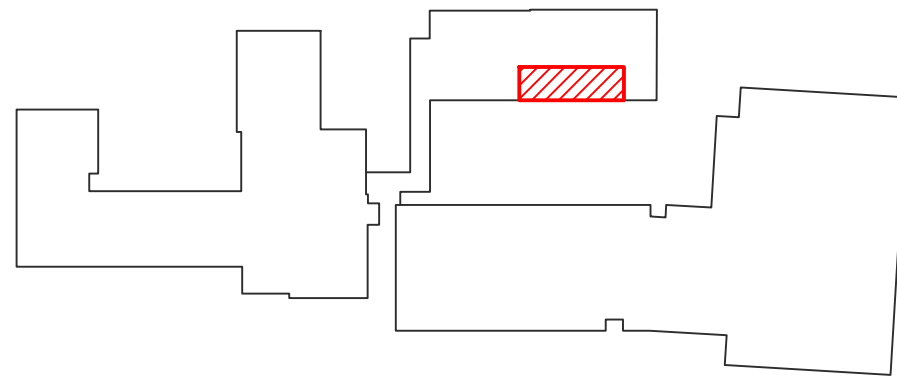


# RZUT JADALNI skala 1:100

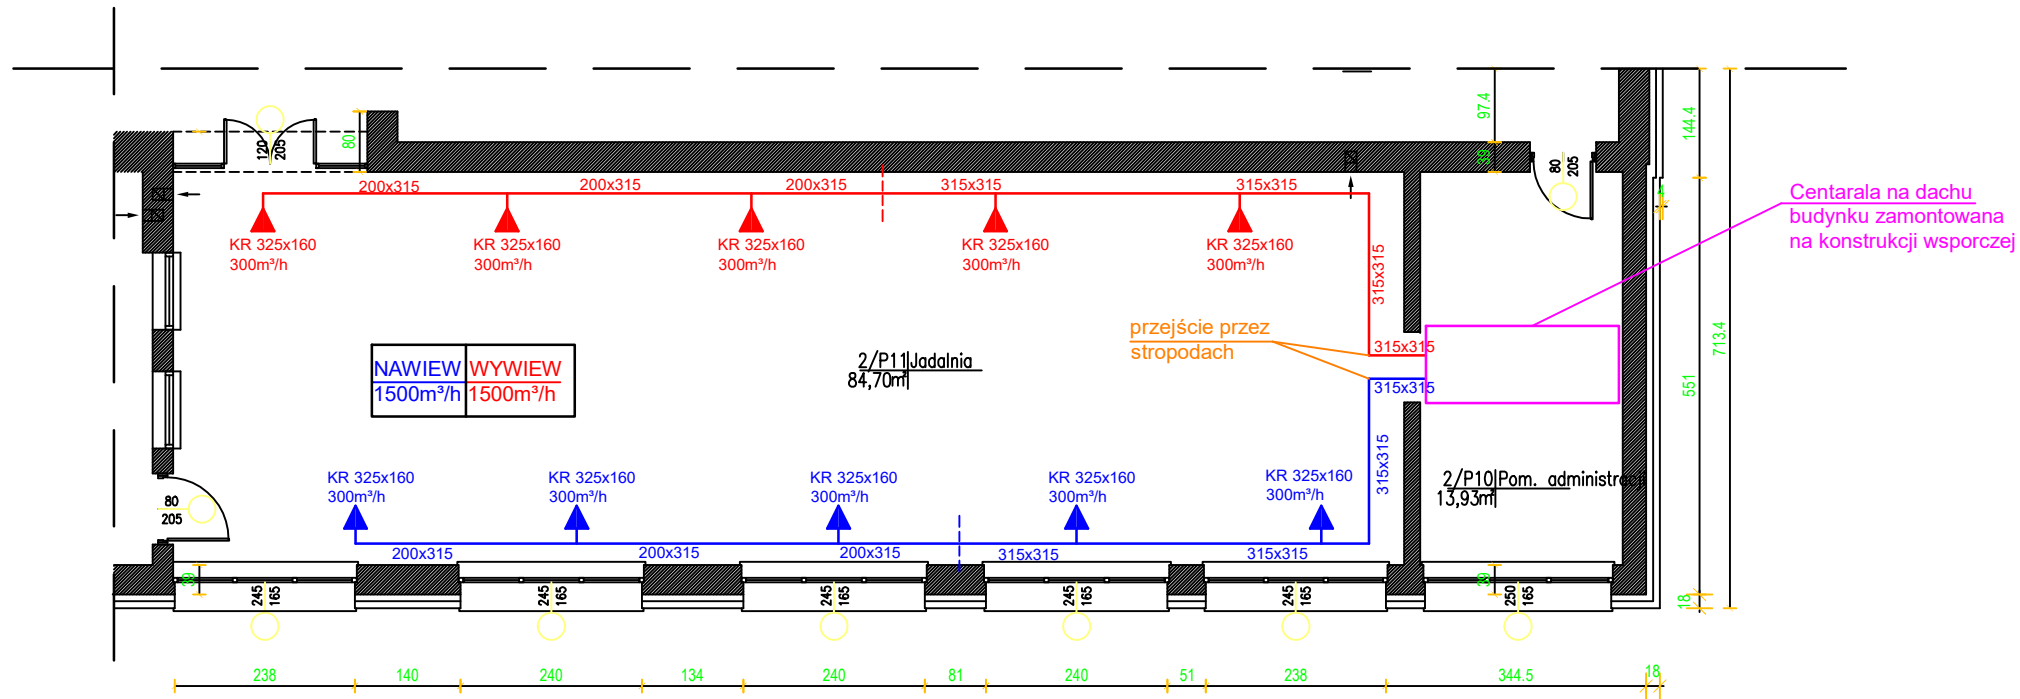

PHU Hydrobud  
Stanisław Kuźmiński  
ul. Wspólna 4  
18-214 Klukowo  
tel. 602-593-982

BRANŻA	STADIUM	SKALA	DATA	RYS.NR.
instalacyjna	Projekt wykonawczy	1:100	25.04.2016 r.	03

INWESTOR: Gmina Kulesze Kościelne  
ul. Główna 6, 18-208 Kulesze Kościelne  
OBIEKT: Wentylacja mechaniczna nawiewno-wyiewna w budynku Zespołu Szkół w Kuleszach Kościelnych  
ADRES: Kulesze Kościelne, ul. Główna 2  
gm. Kulesze Kościelne, pow. wys-maz

TYTUŁ RYSUNKU: JADALNIA

AUTOR:	PODPIS:
Instalacje sanitarne	
mgr inż. Stanisław Kuźmiński ul. Wspólna 4, 18-214 Klukowo Uprawnienia nr Łom 6/87	
UAN 7342-2/92, UAN 7342-13/92	